

Экспликация помещений 1 этажа

Номер помещения	Наименование	Площадь, м²	Кат. пом.
Секция 1			
1.1	Тамбур	6.30	
1.2	Колосчатая	6.70	
1.3	Лифтовой холл	14.50	
1.4	Мусоросборная камера	2.50	B3
1.5	Лестничная клетка	11.70	
1.6	Электрощитовая	12.30	B4
Итого			
Амбулаторно-поликлиническое учреждение			
Вестибульная группа			
1.7	Тамбур	11.70	
1.8	Вестибиль	27.10	
1.9	Гардероб верхней одежды посетителей	11.20	B4
1.10	Регистратура	16.90	
1.11	Медицинский архив	14.50	
1.12	Помещение охраны с пожарным постом	13.90	
1.13	Санузел для инвалидов	5.80	
1.14	Коридор	35.80	

Экспликация помещений 1 этажа

Номер помещения	Наименование	Площадь, м²	Кат. пом.
Административные помещения			
1.15	Приемная	11.60	
1.16	Кабинет главного врача	15.00	
1.17	Кабинет заместителя главного врача	14.40	
1.18	Статистический кабинет	13.00	
1.19	Кабинет администрации	17.80	
1.20	Бухгалтерия	15.80	
Общие вспомогательные помещения			
1.21	Тамбур	2.80	
1.22	Коридор	25.90	
1.23	Гардеробная уличной одежды персонала	3.80	B4
1.24	Гардеробная домашней и рабочей одежды персонала	24.50	B4
1.25	Санузел	2.90	
1.26	Душевая	4.90	
1.27	Гардеробная домашней и рабочей одежды персонала	10.10	B4
1.28	Санузел	2.90	
1.29	Душевая	4.90	
1.30	Помещение для хранения чистого белья	5.70	B4

Экспликация помещений 1 этажа

Номер помещения	Наименование	Площадь, м²	Кат. пом.
1.31	Помещение временного хранения грязного белья	9.70	B4
1.32	Кладовая отходов кл. А	8.90	B4
1.33	Кладовая отходов кл. Г	5.70	B4
1.34	Кладовая отходов кл. Б	5.30	B4
1.35	Санузел для персонала женский	4.00	
1.36	Коридор	3.00	
1.37	Санузел для персонала мужской	6.00	
1.38	Помещение уборочного инвентаря	6.90	B4
Инженерно-технические помещения			
1.39	Серверная	5.30	
1.40	Электрощитовая поликлиники	10.80	B4
Итого			
378.50			

Экспликация помещений 1 этажа

Номер помещения	Наименование	Площадь, м²	Кат. пом.
Секция 2			
2.1	Тамбур	7.30	
2.2	Колосчатая	9.30	
2.3	Лифтовой холл	14.40	
2.4	Мусоросборная камера	2.50	B3
2.5	Лестничная клетка	11.70	
Итого			
45.20			
Амбулаторно-поликлиническое учреждение			
Вестибульная группа			
2.6	Помещение оформления больничных листов	17.80	
2.7	Коридор	59.60	
Терапевтическое отделение			
2.8	Кабинет дежурного врача	19.90	
2.9	Шлюз	4.60	
2.10	Кабинет терапевта	11.10	
2.11	Кабинет терапевта	13.10	
2.12	Кабинет врача кардиолога с аппаратом ЭКГ	18.20	


Экспликация помещений 1 этажа

Номер помещения	Наименование	Площадь, м²	Кат. пом.
2.13	Кабинет невролога	12.80	
2.14	Кабинет эндокринолога	12.70	
2.15	Процедурная для внутривенных вливаний	12.60	
2.16	Процедурная для внутримышечных инъекций	13.00	
2.17	Кабинет физиотерапевтической на 4 места	25.20	
2.18	Кабинет заведующего отделением	18.50	
2.19	Кабинет старшей мед. сестры	14.90	
2.20	Помещение для хранения расходного материала	3.80	
Хирургическое отделение			
2.21	Кабинет УЗИ	14.50	
2.22	Помещение персонала	12.30	
2.23	Помещение для хранения расходного материала	4.30	
Общие вспомогательные помещения			
2.24	Коридор	44.40	
2.25	Коридор	9.60	
2.26	Помещение для хранения переносной аппаратуры	8.10	
2.27	Помещение персонала	12.20	

Экспликация помещений 1 этажа

Номер помещения	Наименование	Площадь, м²	Кат. пом.
2.28	Санузел для персонала женский	6.00	
2.29	Санузел для персонала мужской	5.30	
2.30	Помещение уборочного инвентаря	3.70	B4
2.31	Санузел для посетителей мужской	5.20	
2.32	Санузел для посетителей женский	6.10	
Инженерно-технические помещения			
2.33	Венткамера	19.60	B4
Итого			
149.90			

ООО "Созидание"
В производстве работ
21.08.2018
20 АВГ 2018
ПРОВЕРЕНО
ТЕХНИЧЕСКИЙ ОТДЕЛ
сотрудник ТОО

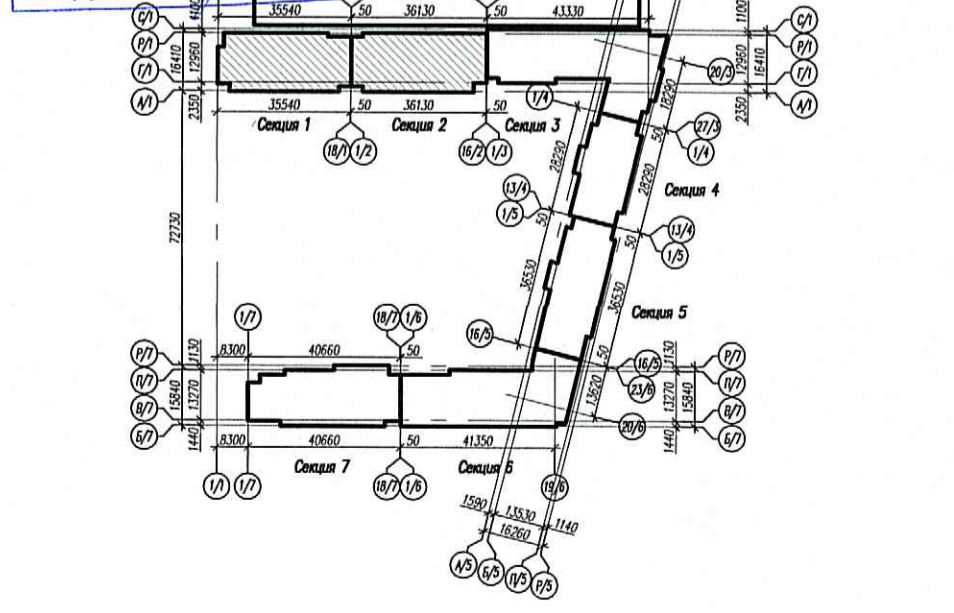

Примечания:

1. Трубопроводы до отопительного прибора прокладываются в защитном гофрированном кожухе.
2. Минимальное расстояние между трубопроводами в свету 30 мм.
3. Отверстия в кирпичных стенах и перегородках для труб поквартирного отопления выполнять по месту.
4. Трубопроводы в местах пересечения перекрытий прокладывать в вилзах, края которых располагать заподлицо с поверхностями перекрытий, но на 30мм выше поверхности чистого пола.

Условные обозначения

- стальной панельный радиатор "Universal" со встроенным термостатическим клапаном ф. "PRADO", тип 22, h=500мм, l=700мм, настройка 6
- стальной панельный радиатор "Classic" со встроенным термостатическим клапаном ф. "PRADO", тип 22, h=500мм, l=700мм, настройка 6
- стальной панельный радиатор "Universal 2" гигиенический со встроенным термостатическим клапаном ф. "PRADO", тип 20Z, h=500мм, l=700мм, настройка 6

МУР55-ПР/2017 - ОВ			
Изм.	Коп.уч.	Лист	№ док.
Гл. спец. ОВ	Маслов	07.18	
Разраб.	Сорокина	07.18	
Н.контр.	Соловьев	07.18	
Ленинградская обл., Всеволожский р-н, Муниципальное образование "Туринское сельское поселение" Участок № 55 земельный участок кадастровый номер № 47:07:022001545			
Миниобъектный жилой дом со встроенными помещениями обслуживания и вспомогательно-припарковочными площадями, встроенно-припарковочными площадями, встроенно-припарковочными площадями, встроенными амбулаторно-поликлиническим учреждением.			
Стадия	Лист	Листов	
Р	4		
Карус 2 Секции 1 и 2. Отопление и вентиляция. План 1 этажа на отн.0.000.			
ООО "Архитектурное бюро "Сэлл Сити"			